




ZANJA TIPO DE LÍNEA SUBTERRÁNEA MT
Ó ANILLO BT BAJO CALZADA
Escala 1:200

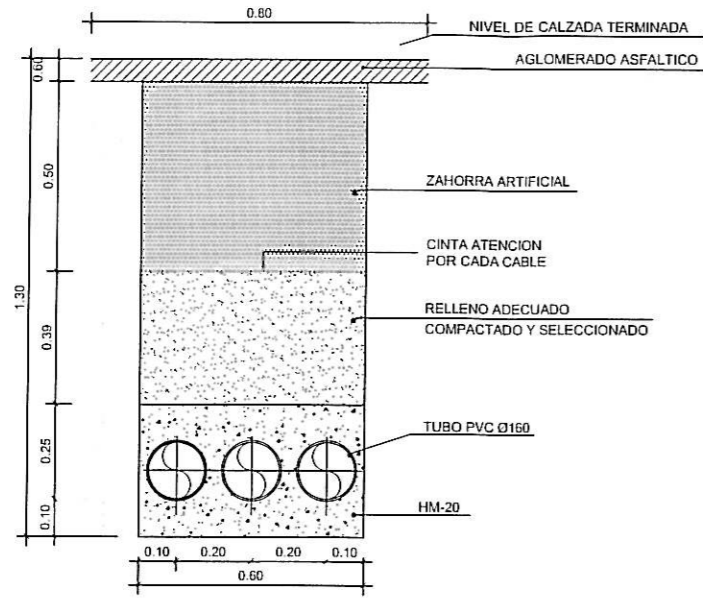


ZANJA LINEA SUBTERRANEA DE M.T. BAJO ACERA
Y ANILLO B.T.
Escala 1:200

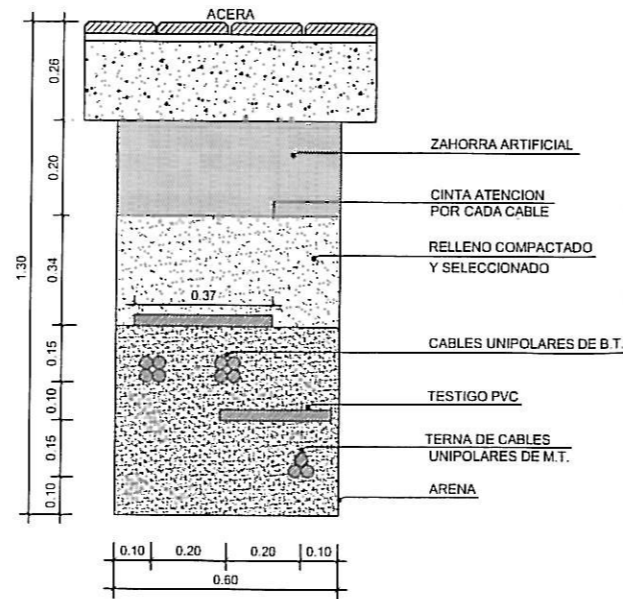


ZANJA B.T. CON UN ANILLO Y M.T.
(TENDIDO DE CABLES EN CRUCES) Y BAJO CALZADA
Escala 1:200

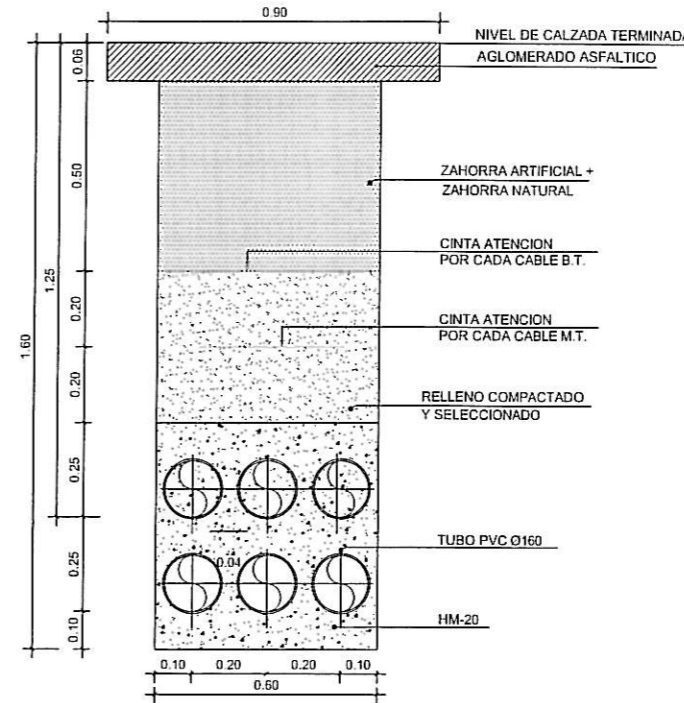

CENTRO DE TRANSFORMACION
P=400 KVA
ESCALA 1:100

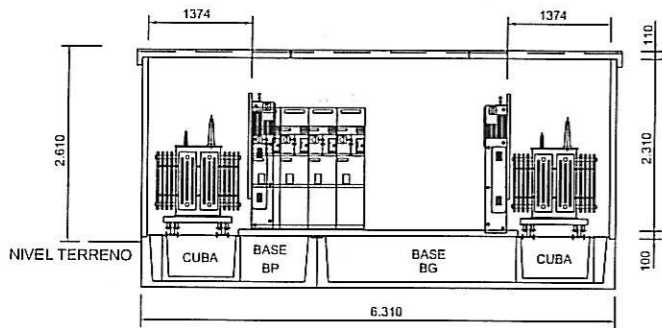


SECCION

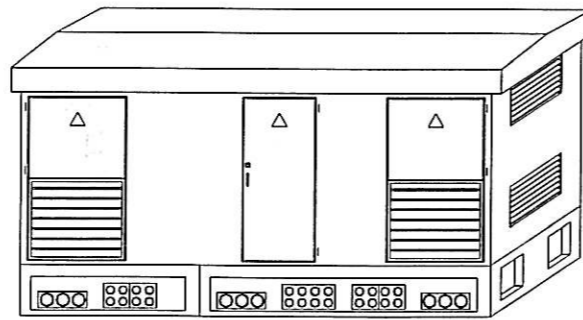


PERSPECTIVA

EXISTEN EN LA PARTE POSTERIOR Y SIMETRICAMENTE
IDENTICOS PASOS DE CABLES.

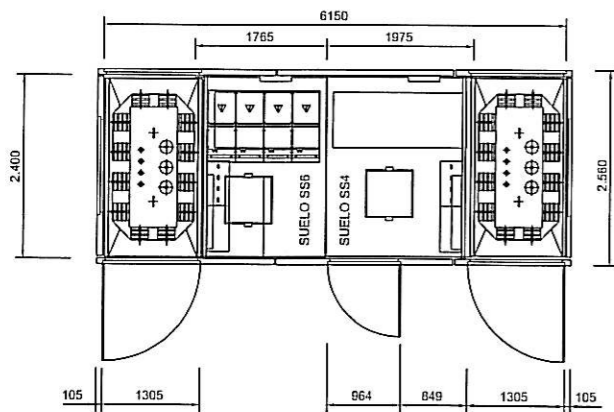


PLANTA

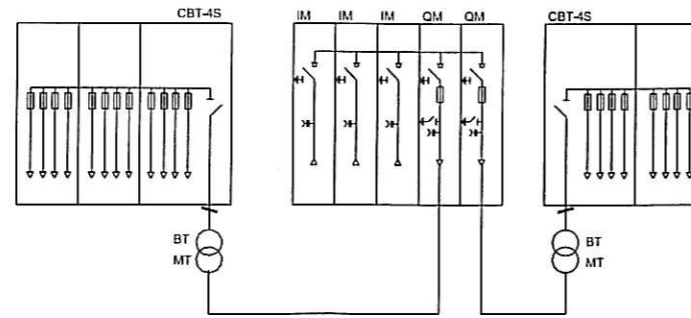


UNIFILAR

ZANJA PARA ANILLO DE BAJA TENSION
BAJO ACERA
Escala 1:200

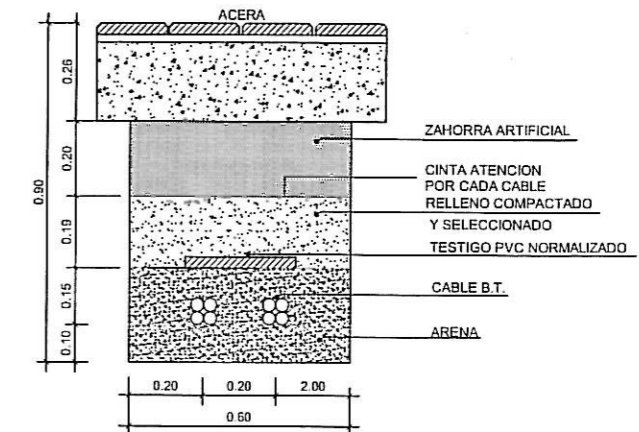

PROYECTO DE URBANIZACIÓN
DE LA UE-P3
EN XALÓ. (ALICANTE)

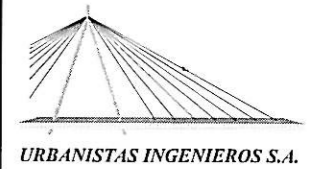

MARTA TORMO VALIENTE - INGENIERA DE CAMINOS C.D. Nº: 22.075

PROMOTOR: AYUNTAMIENTO DE XALÓ

TITULO DEL PLANO:
RED DE MEDIA Y BAJA TENSION. DETALLES

FECHA-
SEPTIEMBRE 2004

ESCALA-
INDICADAS

No.PLANO-
9.2